



1 SANITÁRIO PNE INFANTIL
ESCALA 1/25

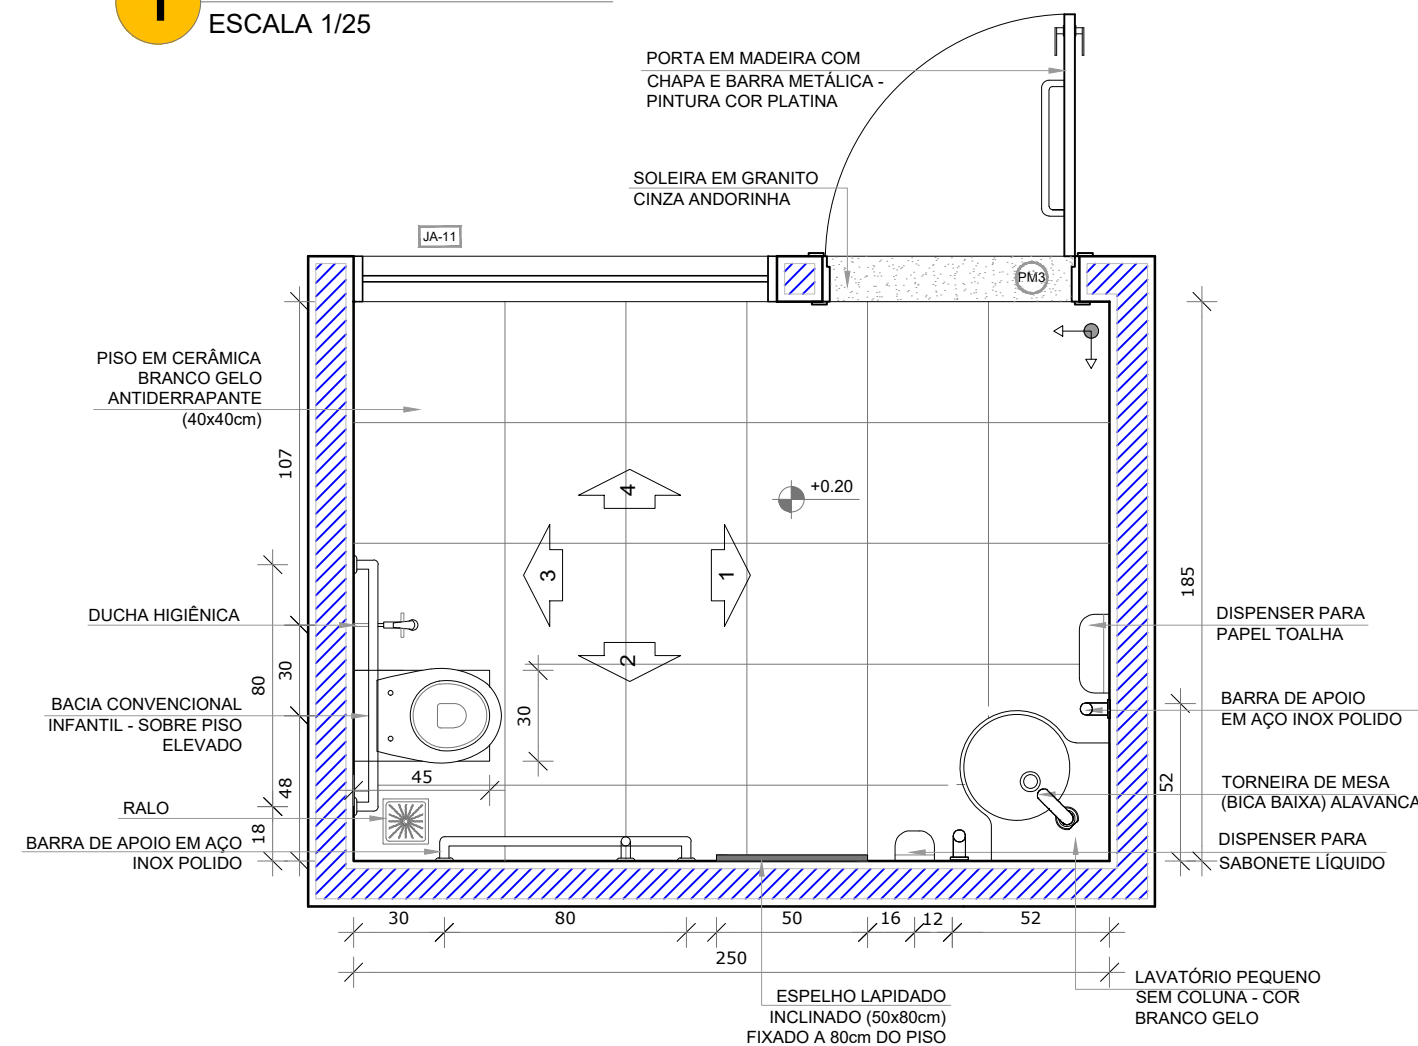

PLANTA BAIXA

2 SANITÁRIOS PNE ADULTO FEM. E MASC.
ESCALA 1/25

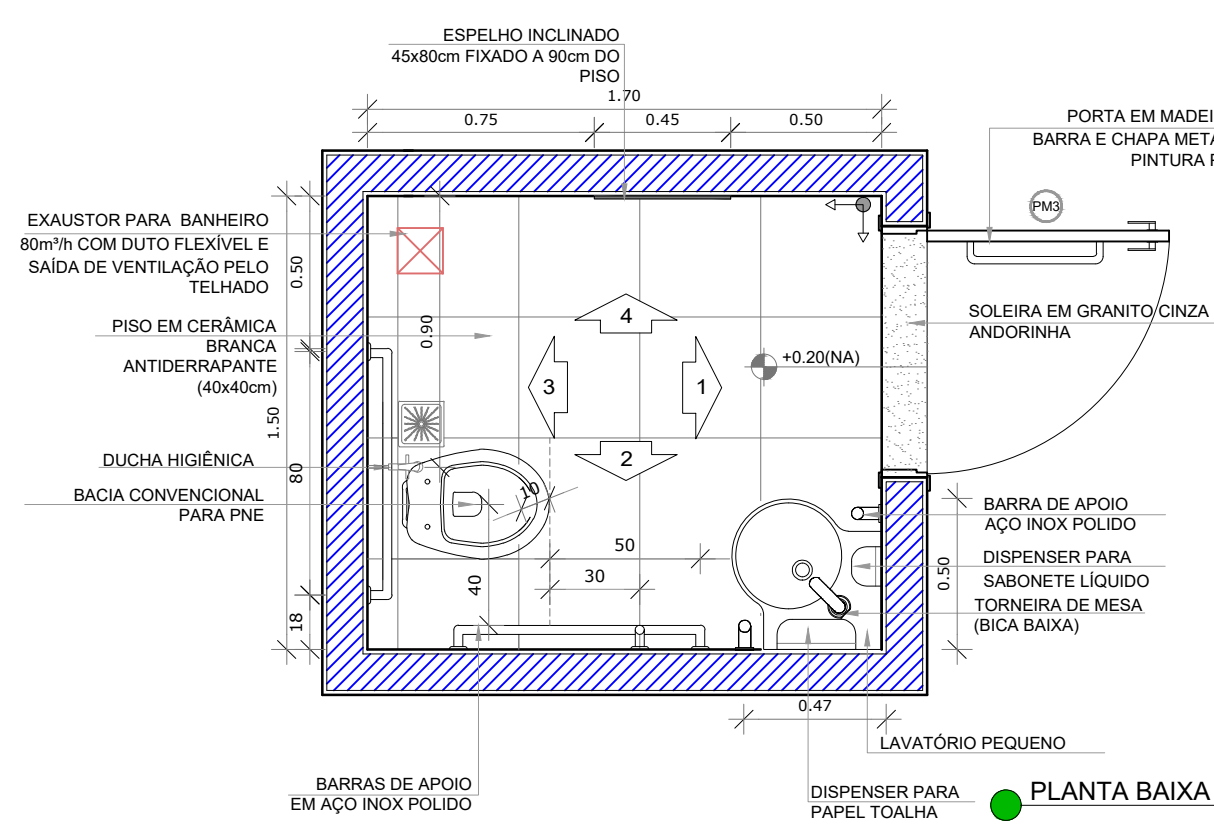

PLANTA BAIXA

NOTAS

- MEDIDAS E NÍVEIS EM METROS;
- VERIFICAR POSIÇÃO EXATA DOS PILARES NO PROJETO ESTRUTURAL;
- VERIFICAR DETALHES CONSTRUTIVOS PERTINENTES NAS PRANCHAS DE DETALHAMENTO;
- EM CASO DE CONFLITO DE INFORMAÇÕES ENTRE O PROJETO GRÁFICO E O MEMORIAL DESCRITIVO, PREVALECE A INFORMAÇÃO CONTIDA NOS DESENHOS;
- ALTERAÇÕES NESTE PROJETO SOMENTE COM AUTORIZAÇÃO EXPRESSA DO FNDE

REFERÊNCIAS:


- PLANILHA DE QUANTITATIVOS;
- MEMORIAL DESCRITIVO E ESPECIFICAÇÕES TÉCNICAS

LEGENDA:		INDICAÇÃO DE VISTAS	
	INDICAÇÃO DE VISTAS		INDICAÇÃO DE VISTAS
	INDICAÇÃO DE CORTES		ESPECIFICAÇÕES DE MATERIAIS
	INDICAÇÃO DE FACHADAS		INDICAÇÃO DE EIXOS
	INDICAÇÃO DE PORTAS E JANELAS		INDICAÇÃO DE ELEMENTOS (BANCADAS, PRATELEIRAS E ETC.)


EXISTENTE




CROQUI DE REFERÊNCIA

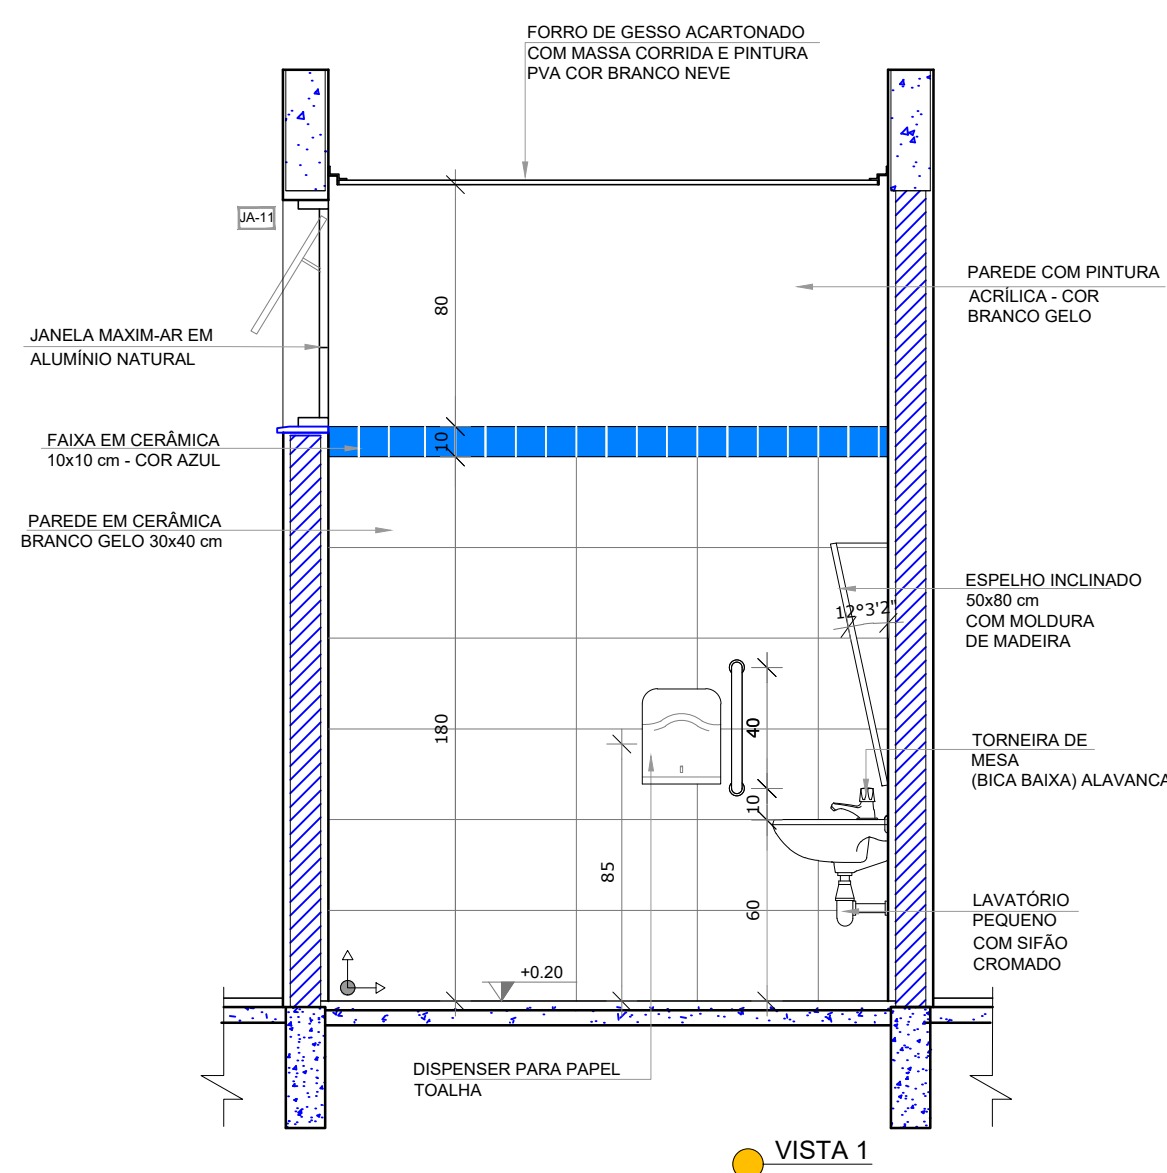


VISTA 1

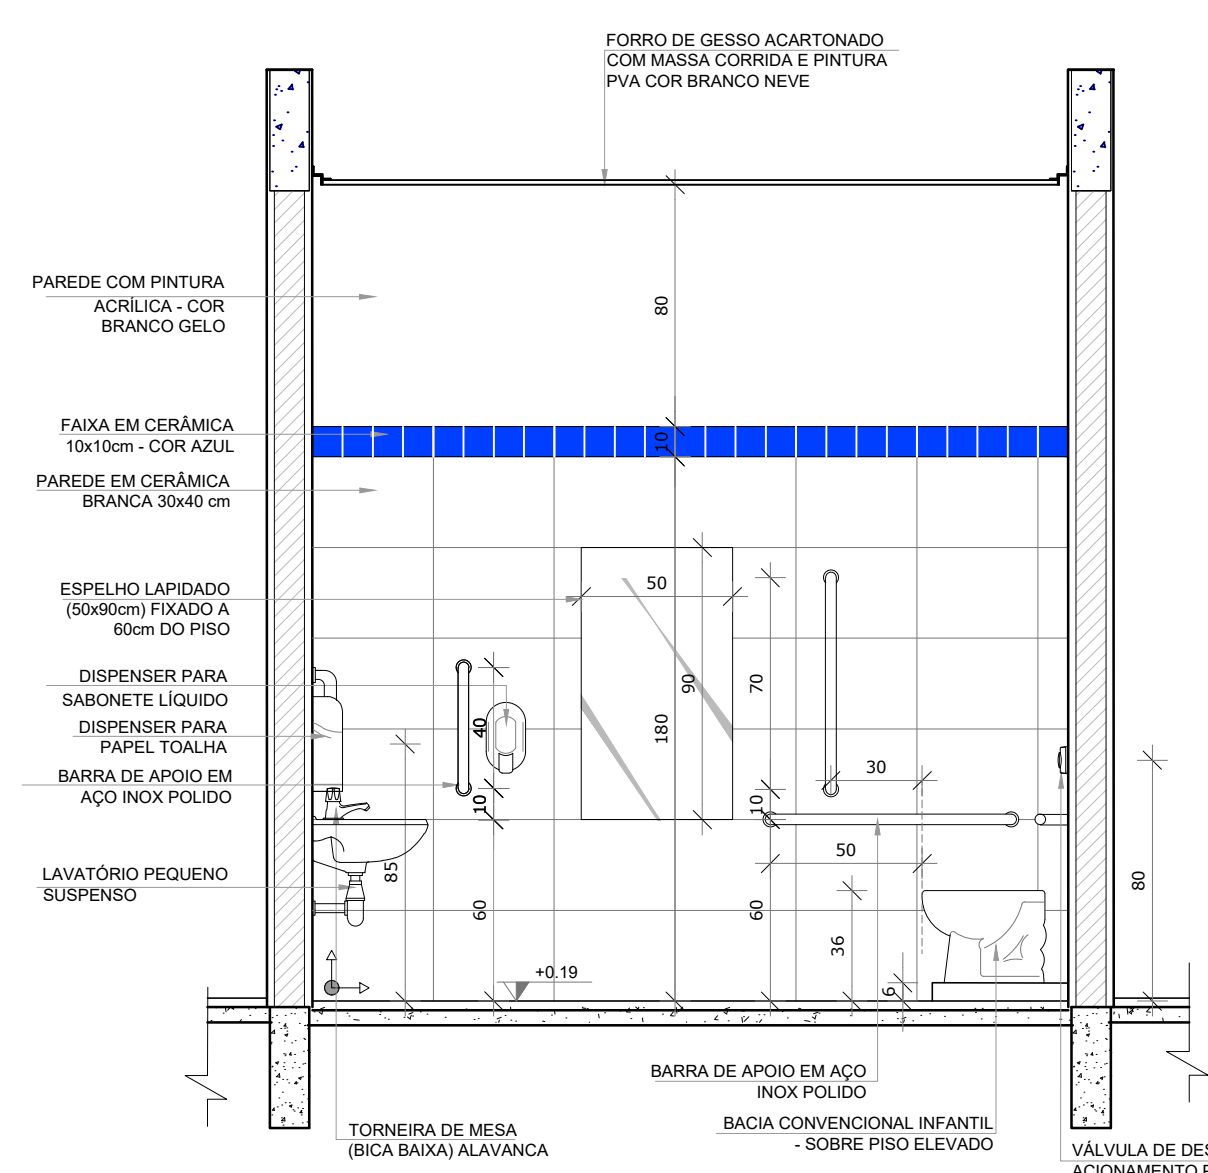


VISTA 2

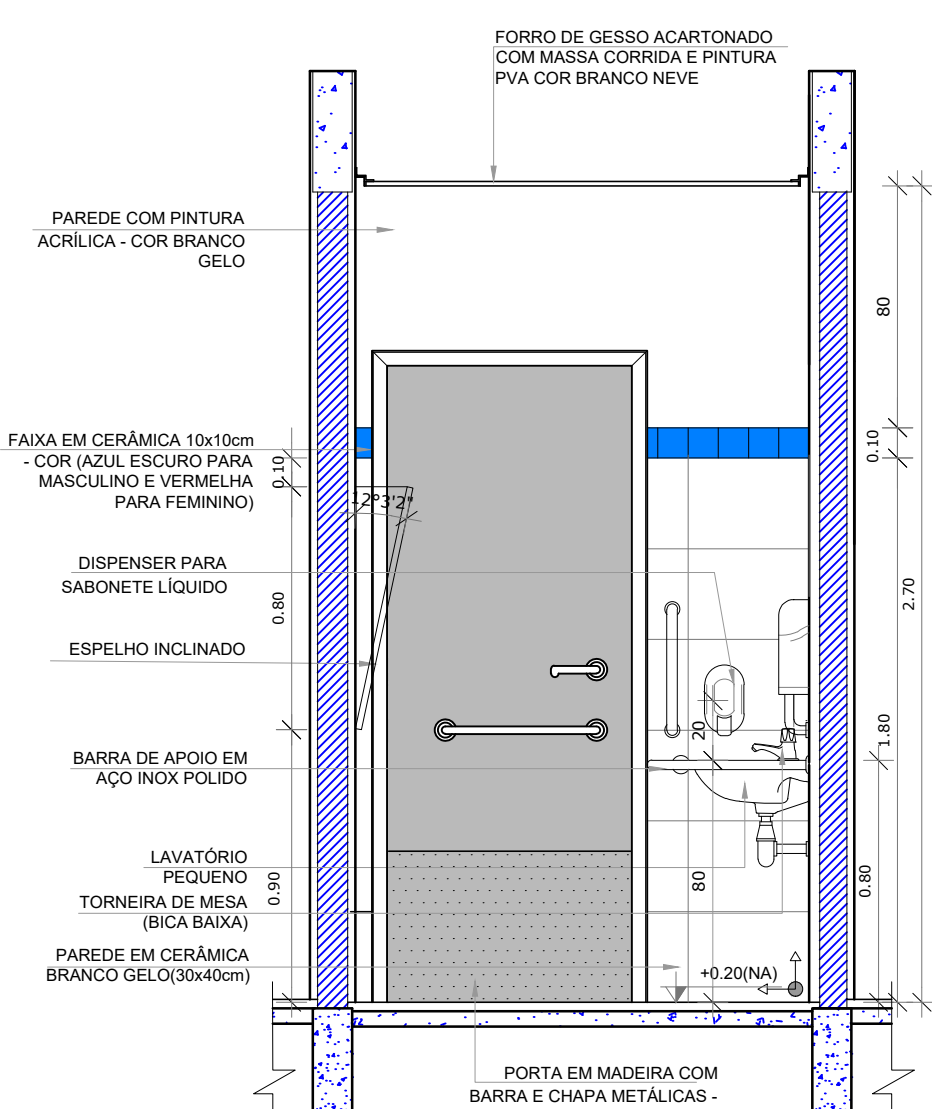


VISTA 1

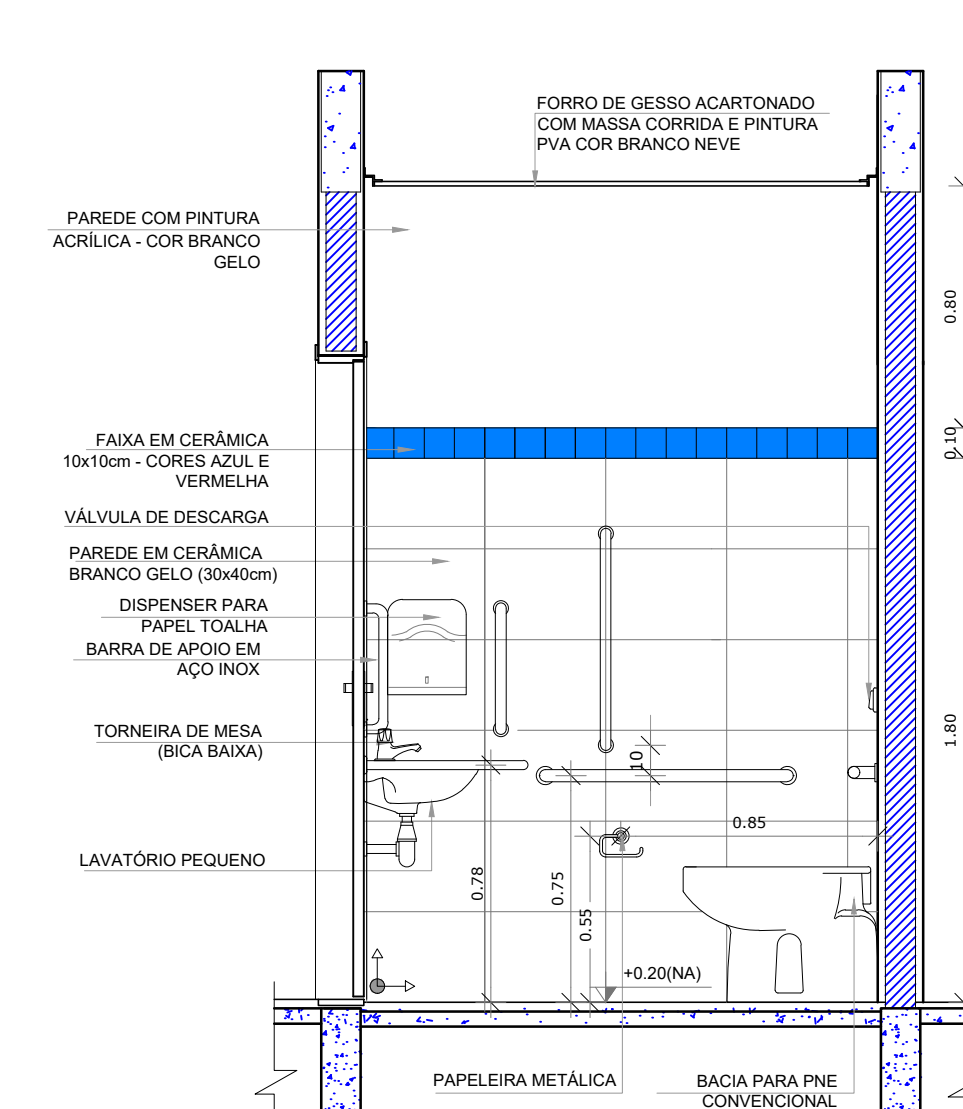


VISTA 2

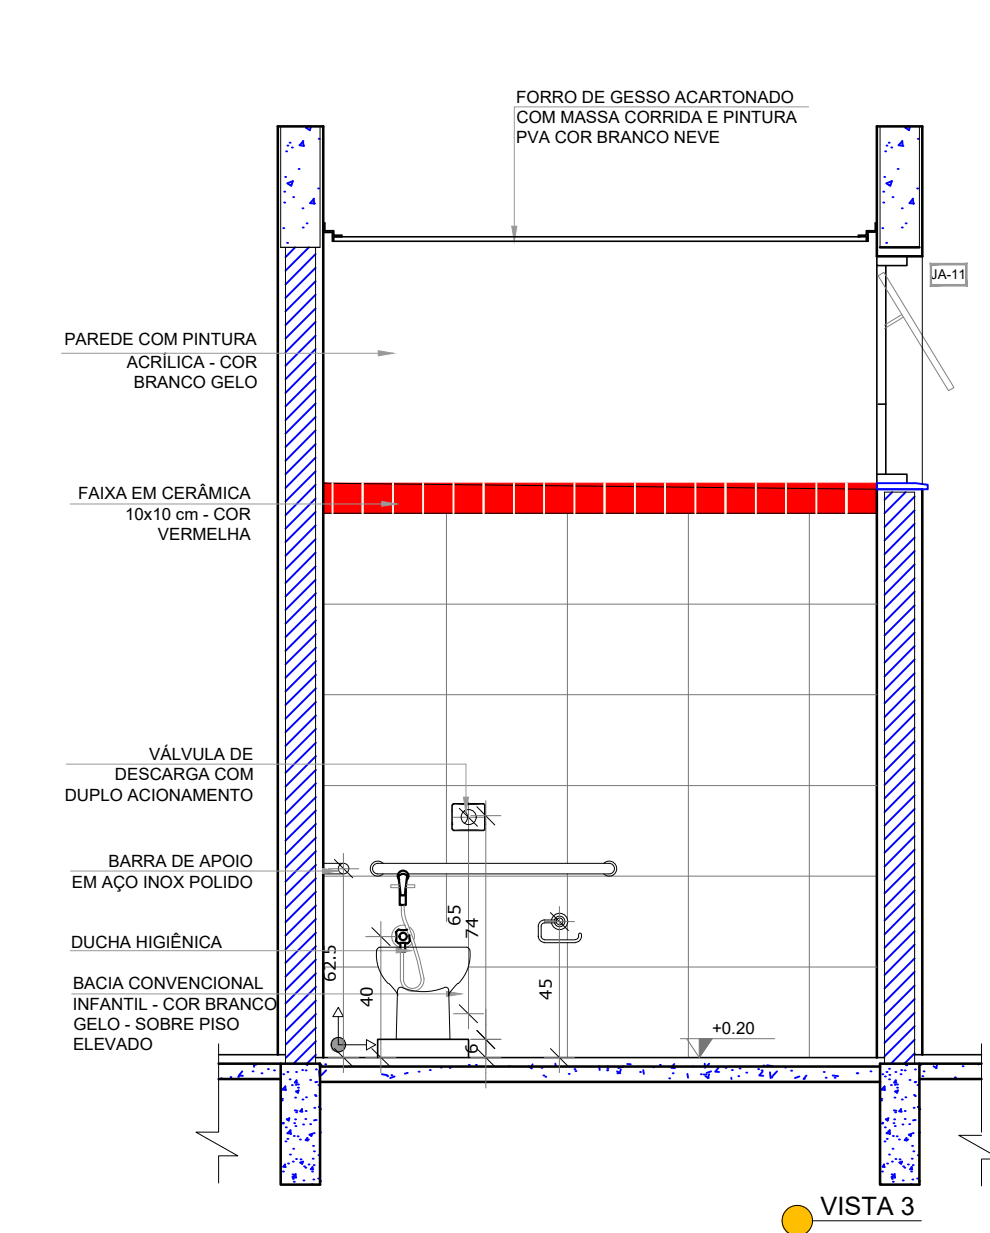


VISTA 3

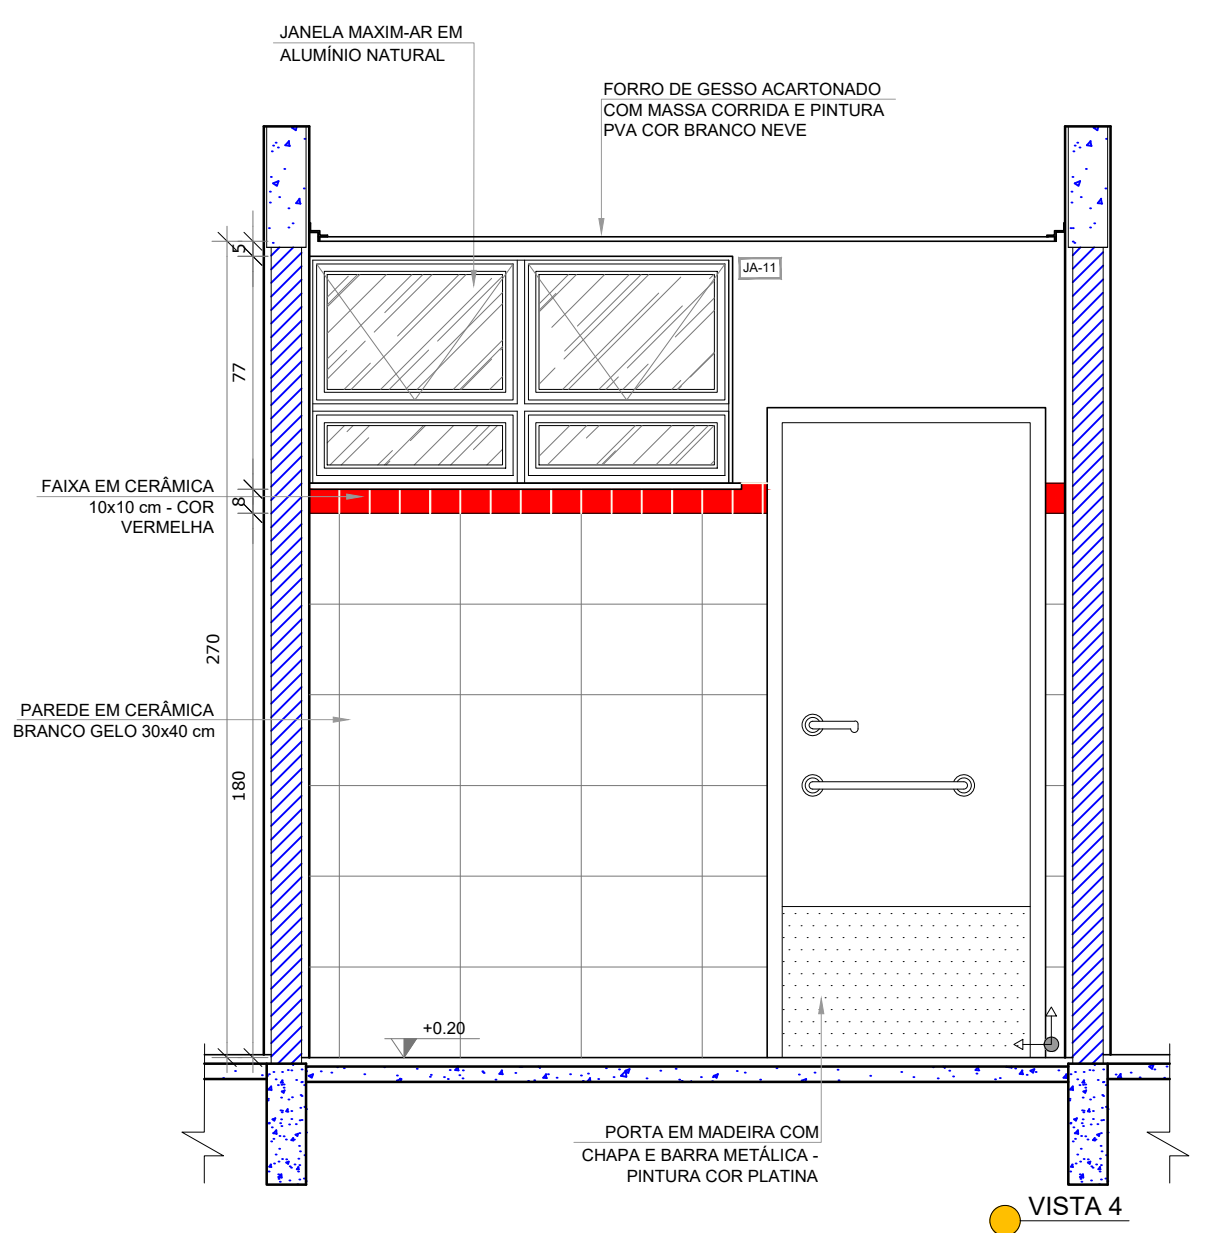

VISTA 4

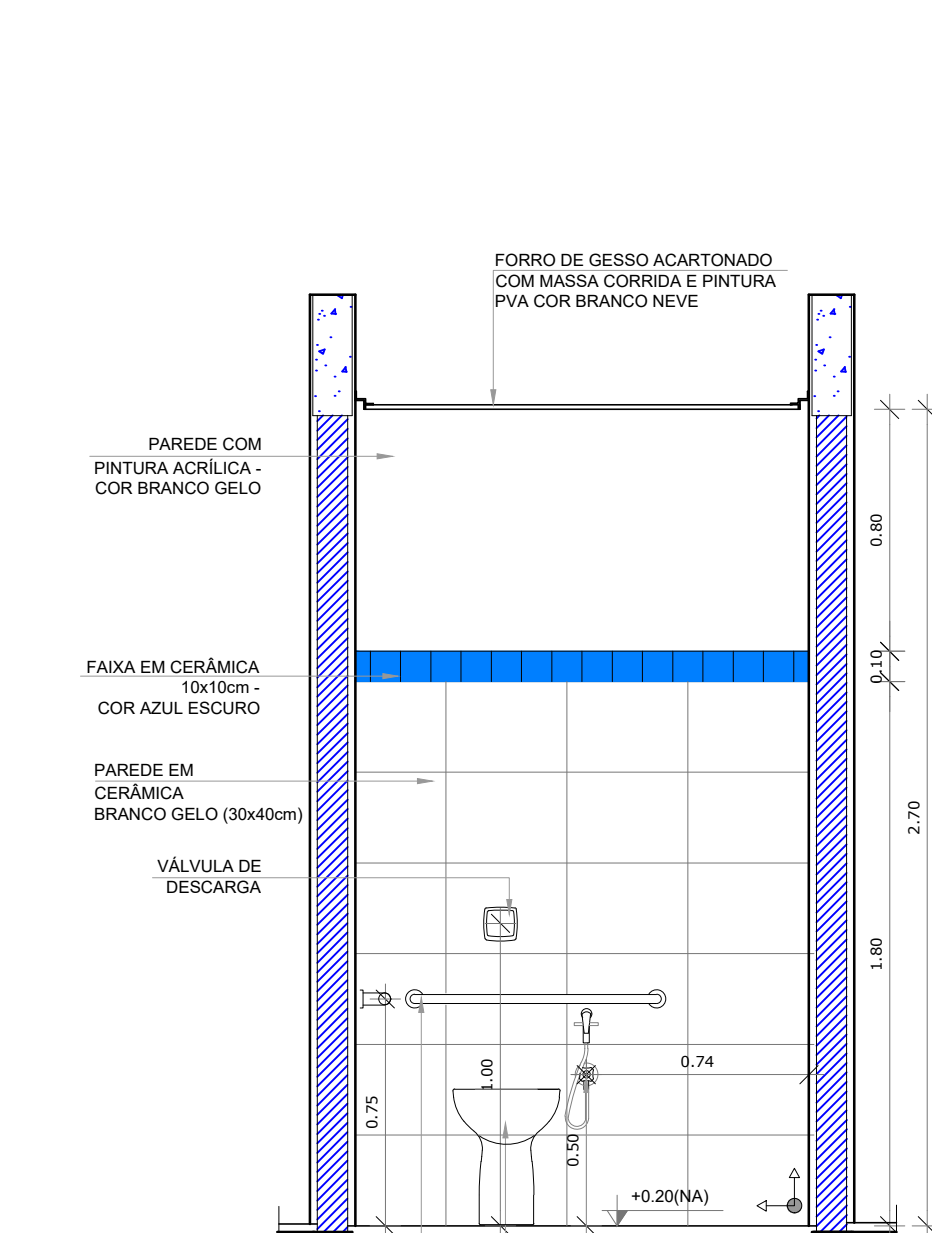

VISTA 3

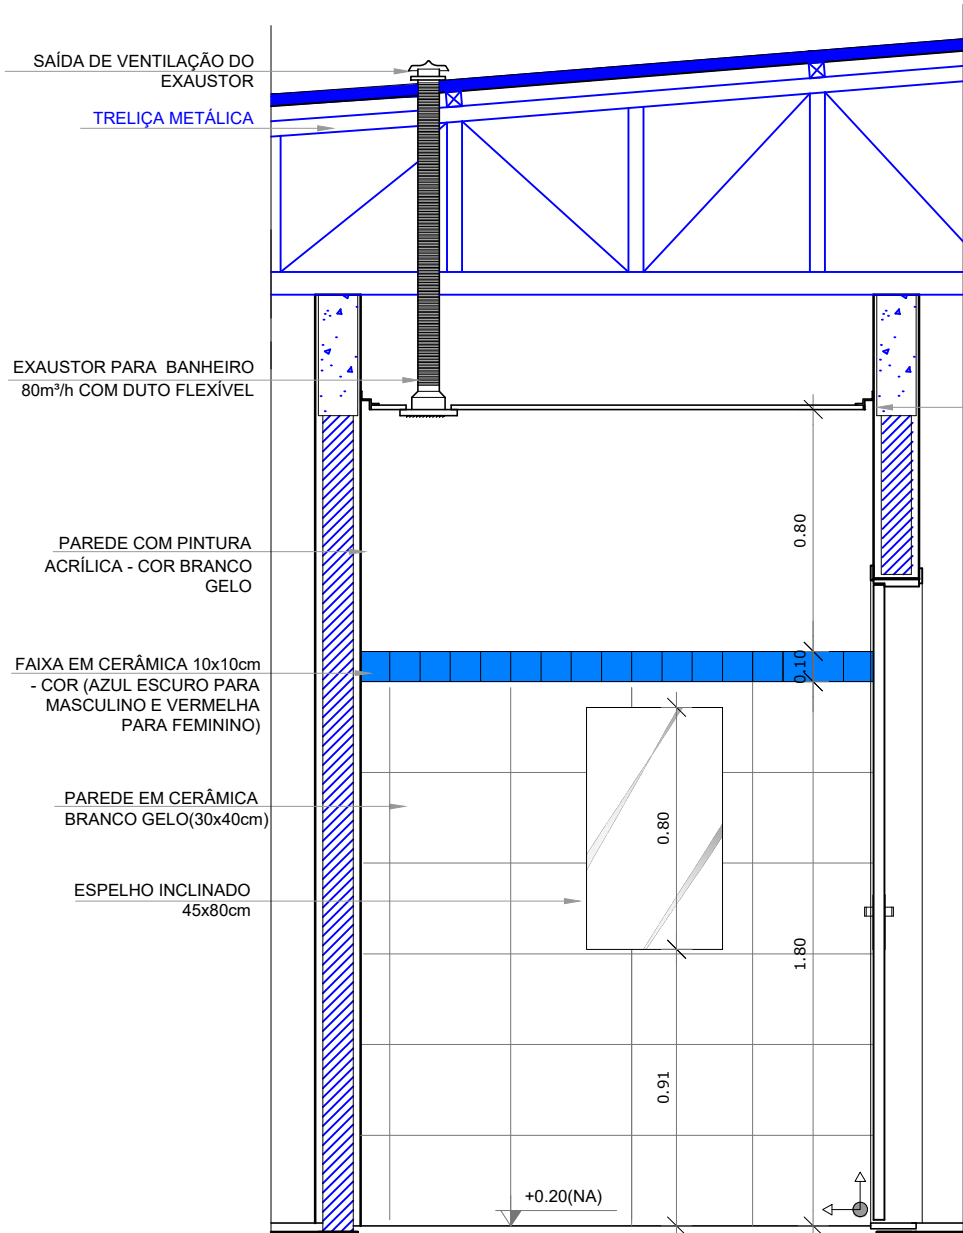

VISTA 4

FNDE <i>Fundo Nacional de Desenvolvimento da Educação</i>		Ministério da Educação		GOVERNO FEDERAL BRASIL PÁTRIA EDUCADORA	
PROJETO PADRÃO - FNDE					
PROPRIETÁRIO: :					
ENDEREÇO:					
MUNICÍPIO - UF:					
PROPRIETÁRIO					
RESP. TÉCNICO CREA					
AUTOR DO PROJETO CAU					
DLFO		CREA			
		RA			
OBSERVAÇÕES:					
PROJETO EXECUTIVO					
PROGRAMA PROINFÂNCIA - PROJETO TIPO 1					
PROJETO DE ARQUITETURA					
COORDENAÇÃO		AMPLIAÇÃO DO BLOCO A		ARQ	
CGEST - Coordenação Geral de Infraestrutura Educacional		SANITÁRIOS PNE INFANTIL E ADULTO			
REVISÃO R.00		ESCALA 1/25		PRANCHA	
FORMATO A1(841x594)		DATA EMISSÃO JUNHO/2015		22/35	