



PORTA P3	ACESSÓRIOS
Porta de Abrir 0.90 Alumínio -Ver Detalhe	02 Barras de Apoio em Aço Inox Polido 0.40 (Lateral Lavatórios)
Puxador Horizontal 0.40	01 Barra de Apoio em Aço Inox Polido 0.70 (Vaso Sanitário)
Maçaneta e Trinco de Alavanca	02 Barras de Apoio em Aço Inox Polido 0.80 (Vaso Sanitário)
OBS - ALARME DE EMERGÊNCIA:	01 Torneira de Mesa Tipo Alavanca (Bica Baixa)
DEVERÁ SER INSTALADO UM ALARME DE EMERGÊNCIA COM 1 BOTOEIRA, SENDO A 0.40cm DO PISO (interno)VASO, E A SIRENE CAMPAINHA A 2.25 DO PISO (externo em cima da porta) CONFORME PROJETO.	01 Dispenser para Sabonete Líquido
	01 Papelreira Metálica
	01 Lavatório Pequeno Suspenso
	01 Bacia PCD Convencional
	01 Cabide
	01 Porta Objetos
NOTA -PREVER RALO PARA LIMPEZA.	

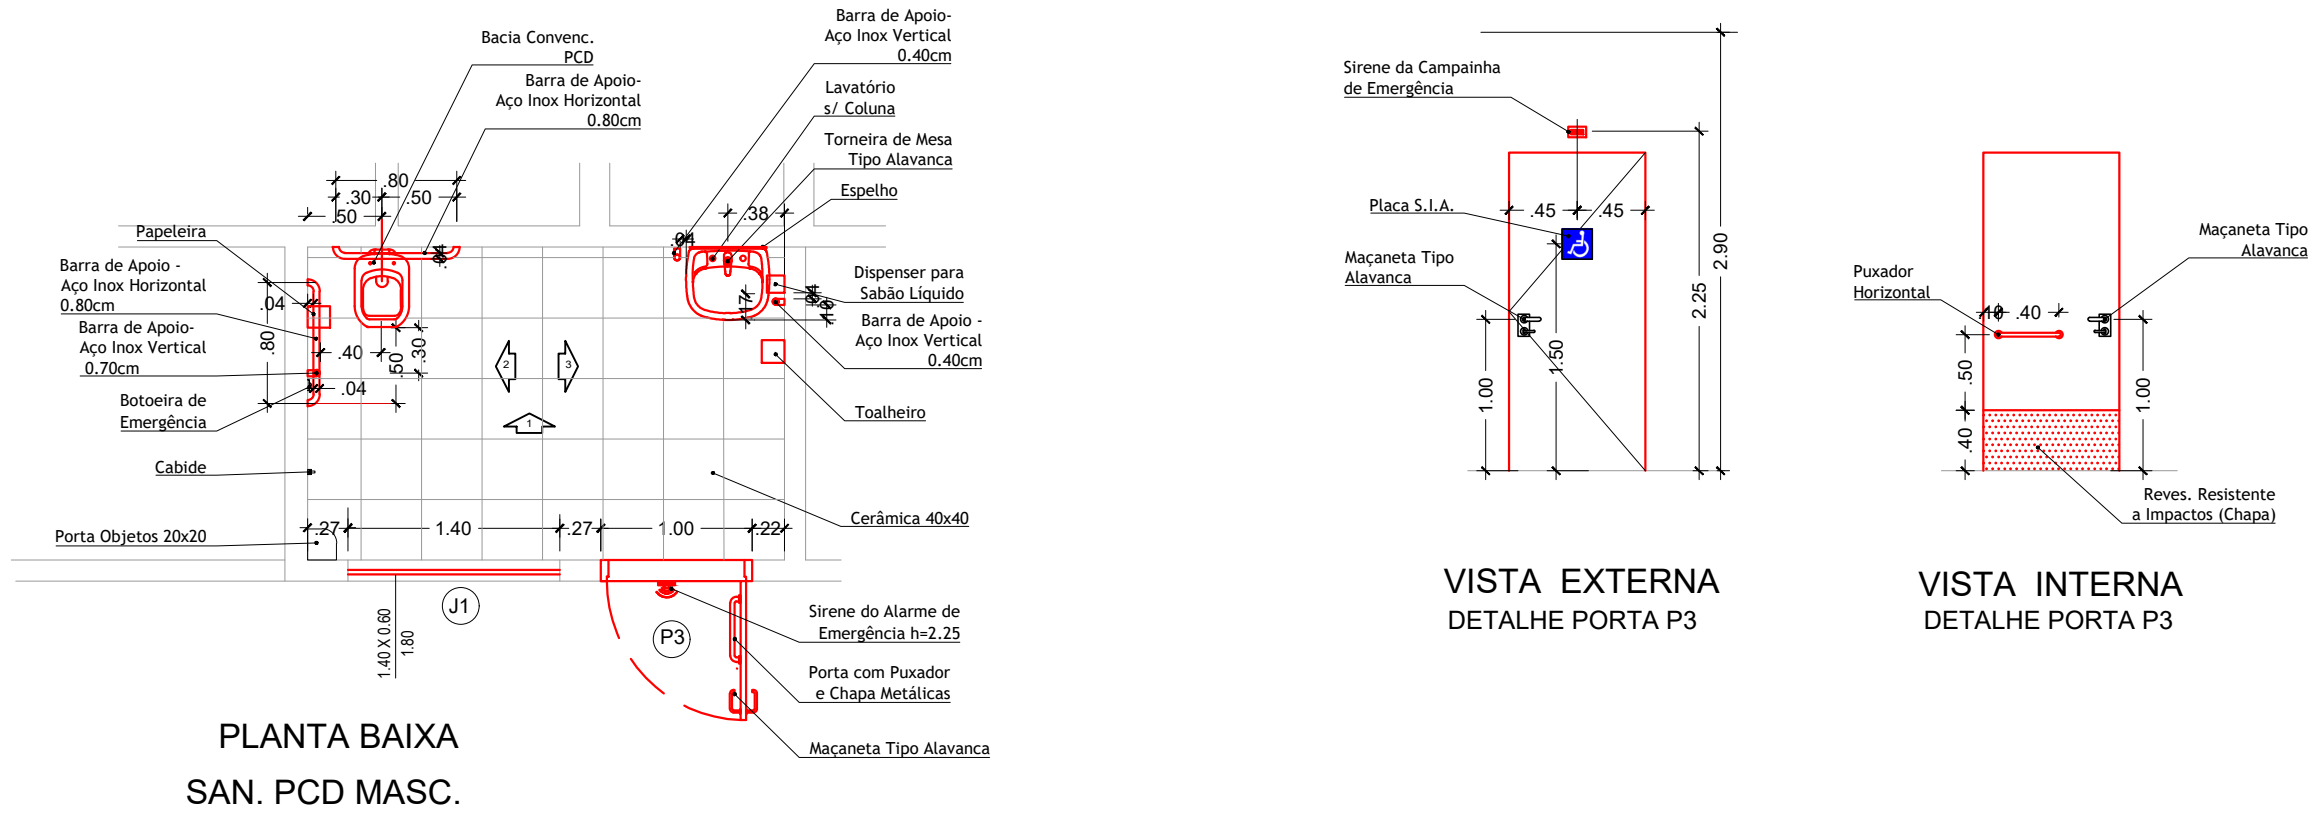


PLANTA BAIXA
SAN. PCD MASC.

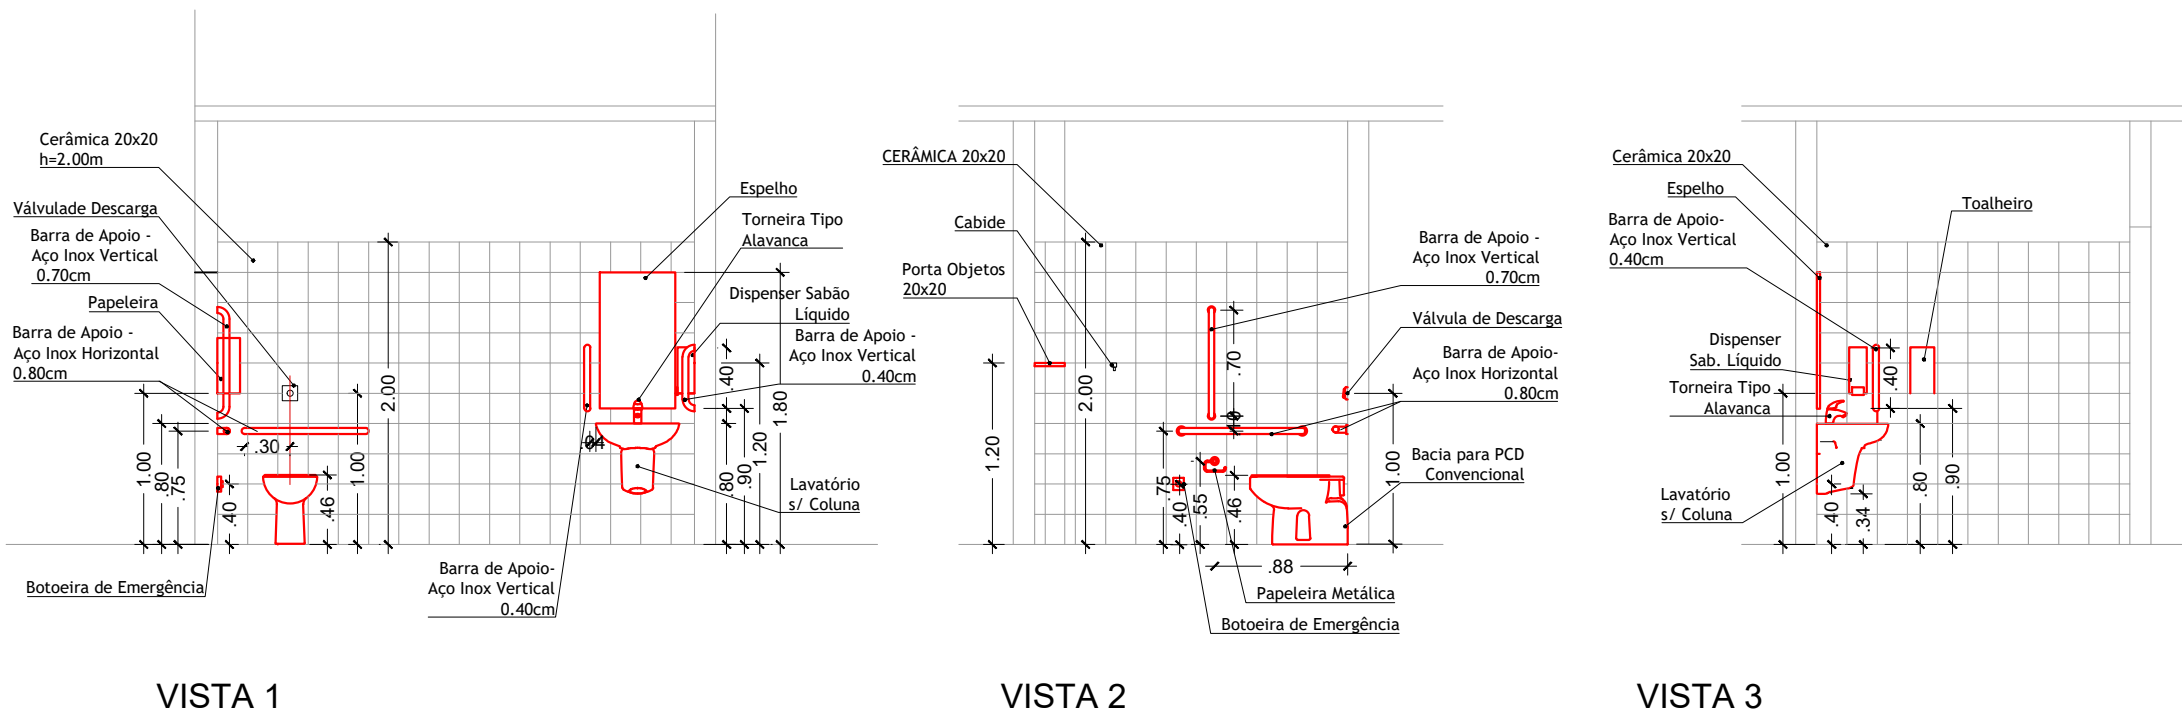


VISTA 1
VISTA 2
VISTA 3
BANHO ACESSÍVEL MASC.
ESCALA 1:50

PORTA P3	ACESSÓRIOS
Porta de Abrir 0.90 Alumínio -Ver Detalhe	02 Barras de Apoio em Aço Inox Polido 0.40 (Lateral Lavatórios)
Puxador Horizontal 0.40	01 Barra de Apoio em Aço Inox Polido 0.70 (Vaso Sanitário)
Maçaneta e Trinco de Alavanca	02 Barras de Apoio em Aço Inox Polido 0.80 (Vaso Sanitário)
OBS - ALARME DE EMERGÊNCIA:	01 Torneira de Mesa Tipo Alavanca (Bica Baixa)
DEVERÁ SER INSTALADO UM ALARME DE EMERGÊNCIA COM 1 BOTOEIRA, SENDO A 0.40cm DO PISO (interno)VASO, E A SIRENE CAMPAINHA A 2.25 DO PISO (externo em cima da porta) CONFORME PROJETO.	01 Dispenser para Sabonete Líquido
	01 Papelreira Metálica
	01 Lavatório Pequeno Suspenso
	01 Bacia PCD Convencional
	01 Cabide
	01 Porta Objetos
NOTA -PREVER RALO PARA LIMPEZA.	

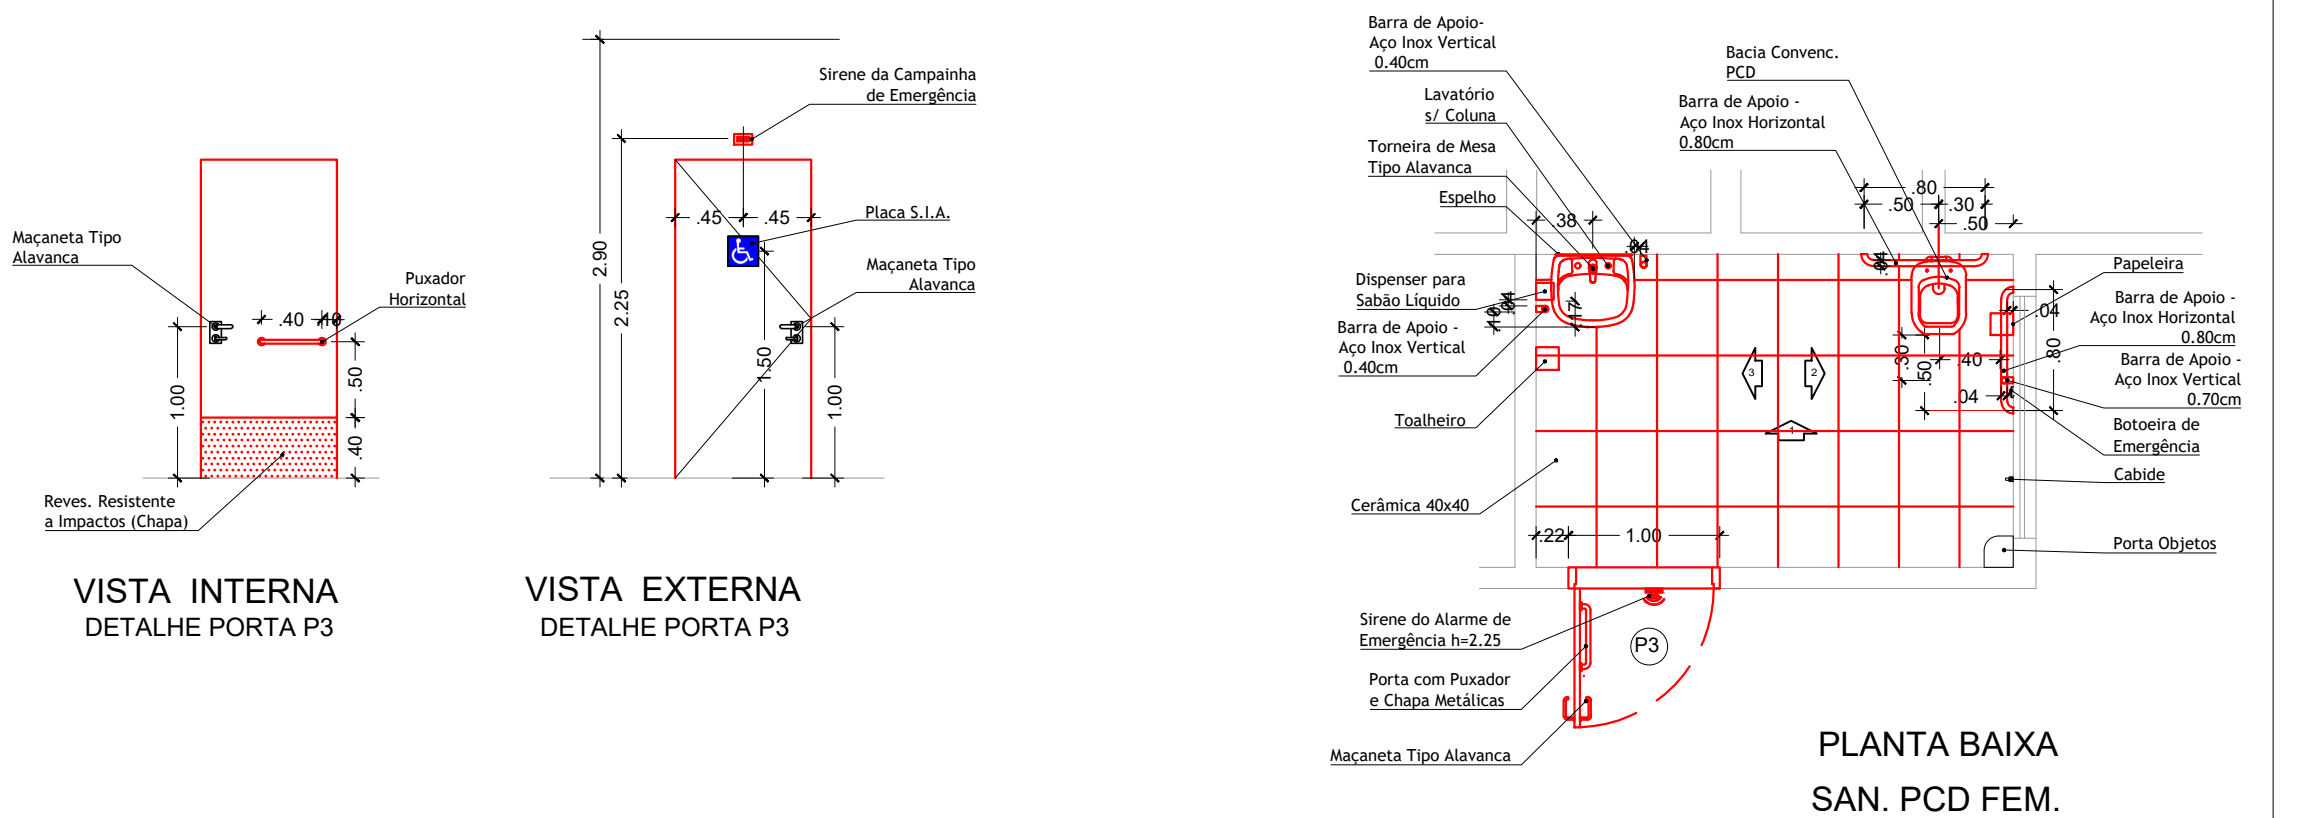

PLANTA BAIXA
SAN. PCD FEM.

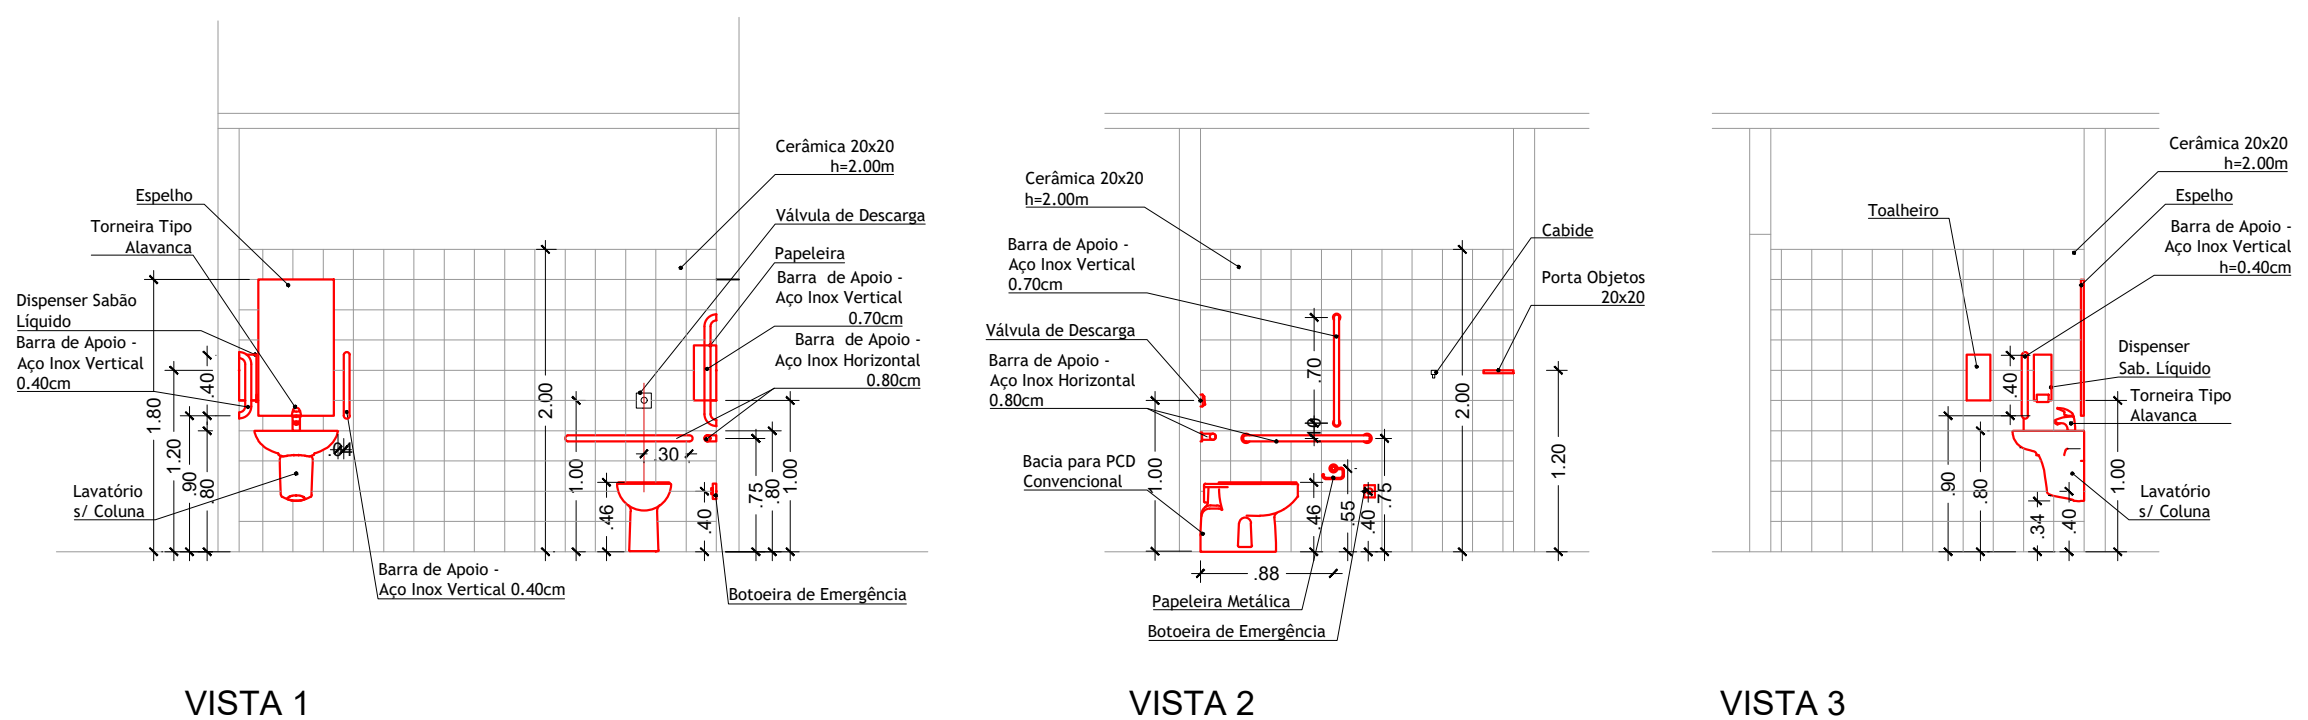

VISTA 1
VISTA 2
VISTA 3
BANHO ACESSÍVEL FEM.
ESCALA 1:50

	PREFEITURA MUNICIPAL DE HORTOLÂNDIA	ADMINISTRAÇÃO JOSÉ NAZARENO ZEZÉ GOMES 2021-2024
COORDENAÇÃO SÉRGIO MARASCO TORRECILLAS - SECRETÁRIO MUNICIPAL DE OBRAS		
COORDENAÇÃO TÉCNICA PAULO VASQUES - DIRETOR DE PROJETOS E ORÇAMENTOS		VISTO
OBJETO DO PROJETO REFORMA DE VESTIÁRIO		GLAYTON FLAVIO BERIGO:09 97531061 3
LOCAL RUA AMÉLIA DE CAMARGO BLUMMER - JD. REMANSO CAMP.		Assinado de forma digital por GLAYTON FLAVIO BERIGO:09975310 613 Dados: 2024.03.05 15:30:04 -03'00'
TÍTULO DETALHES BANHO ACESSÍVEL		
AUTOR DO PROJETO GLAYTON FLAVIO BERIGO	CAUIREIA 5069435090	REPART 2620240061377
ESCALAS INDICADAS	DESENHOS X	REVISÃO X
PROCESSO X		DATA MARÇO 2024
		FOLHA 05/06