


PLANTA BAIXA- SISTEMA HIDRÁULICO - ÁGUA FRIA
ESCALA 1:50

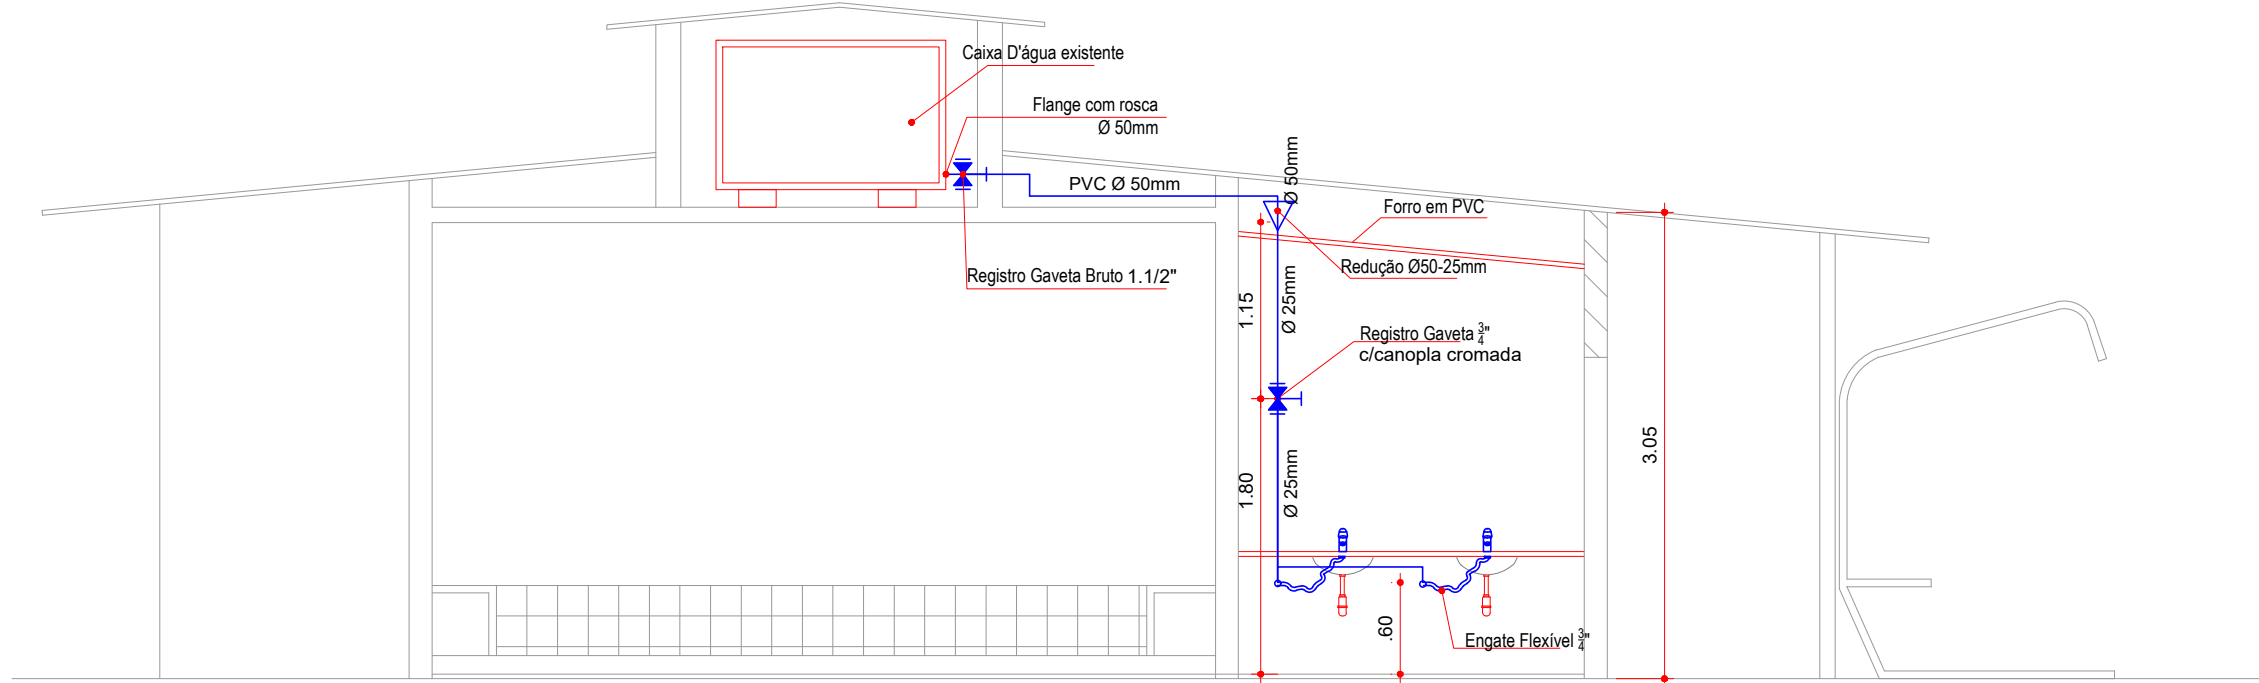

Elevação
ESCALA 1:50

- NOTAS
1. NÍVEIS EM METRO.
 2. DIMENSÕES EM METRO, EXCETO QUANDO INDICADO EM CONTRÁRIO.
 3. OS MATERIAIS UTILIZADOS DEVERÃO SEGUIR AS PRESCRIÇÕES DAS ESPECIFICAÇÕES TÉCNICAS DA ABNT.
 4. CONFERIR MEDIDAS E CONDIÇÕES NA OBRA.
 5. AS ELEVAÇÕES INDICADAS REFEREM-SE AO PISO ACABADO.

Legenda de Símbolos	
	Registro bruto gaveta ABNT c/PVC soldável - RG
	Registro de gaveta c/canopla cromada c/PVC soldável - RG

Lista de Materiais	
Aparelho	
Chuveiro 25mm x 3/4"	7 pç
Bebedouro 25mm x 1/2"	1 pç
Torneira e lavatório 25 mm - 1/2"	3 pç
Banheira do fraudário	1 pç
Ducha para fraudário 25 mm - 1/2"	1 pç
Torneira para lavatório com bancada de gran. 25mm - 3/4"	4 pç
Bancada de granito com duas cubas	2 pç
Torneira para limpeza 25mm - 1/2"	1 pç
Vaso Sanitário c/ válvula de descarga 3"	7 pç
Metais	
Registro de gaveta bruto ABNT 1.1/2"	1 pç
Registro de gaveta c/ canopla cromada 3/4"	3 pç
Registro de pressão c/ canopla cromada 3/4"	7 pç
PVC Acessórios	
Bolsa de ligação pl vasso sanitário 1.1/2"	7 pç
Engate flexível plástico - lavatório, bebedouro e fraudário 1/2 - 30cm	7 pç
PVC Jogo soldável	
Adapt sold. c/ flange livre pl cx. d'água 50 mm - 1.1/2"	1 pç
Adapt sold curto c/bolsa-rosca p registro 50 mm - 1.1/2"	2 pç
Bucha de redução sold. longa 50 mm - 25 mm	3 pç
Joelho 90° soldável 25 mm	3 pç
Tubos 50 mm	6 pç
25 mm	11.88 m
50 mm	7.03 m
T9 90 soldável 25 mm	3 pç
50 mm	2 pç
PVC soldável anel c/ bucha latão	
Joelho 90° soldável com bucha de latão 25 mm - 3/4"	7 pç
Joelho de redução 90° soldável com bucha de latão 25 mm - 1/2"	3 pç

PREFEITURA MUNICIPAL
DE HORTOLÂNDIA

ADMINISTRAÇÃO
JOSÉ NAZARENO
ZEZÉ GOMES
2021-2024

COORDENAÇÃO

SÉRGIO MARASCO TORRECILLAS - SECRETÁRIO MUNICIPAL DE OBRAS

COORDENAÇÃO TÉCNICA

PAULO VASQUES - DIRETOR DE PROJETOS E ORÇAMENTOS

OBRAS

REFORMA DE VESTIÁRIO

LOCAL

RUA AMÉLIA DE CAMARGO BLUMMER - JD. REMANSO CAMP.

TÍTULO

PROJETO HIDRÁULICO DE ÁGUA FRIA

AUTOR DO PROJETO

GLAYTON FLÁVIO BERIGO

ESCALAS

INDICADAS

DESENHOS

X

REVISÃO

X

PROCESSO

X

DATA

11 - JANEIRO - 2024

VISTO

GLAYTON FLÁVIO BERIGO: 09975310613

Assinado de forma digital por GLAYTON FLÁVIO BERIGO:09975310613

Dados: 2024.01.12 15:31:42 -03'00'

FOLHA

03/03